

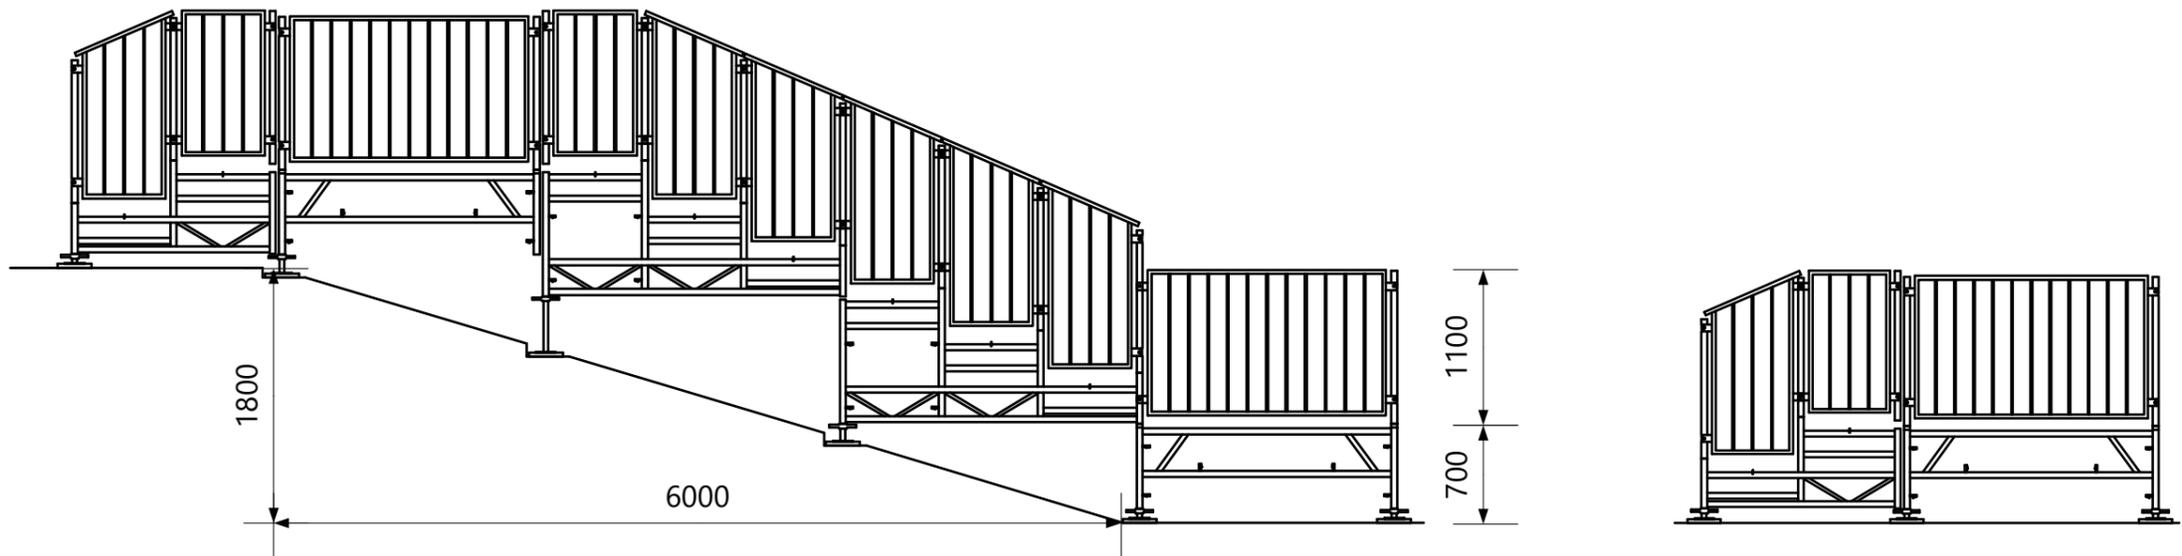



平面図 (S=1/50)

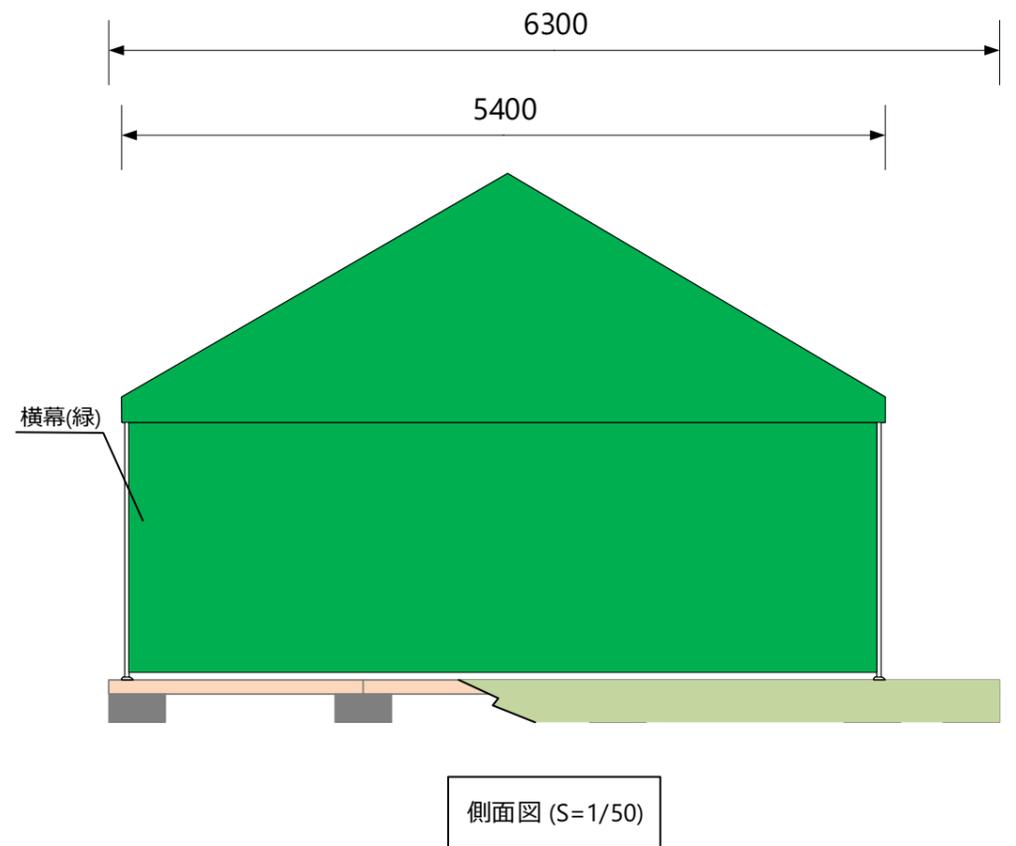

立面図 (S=1/50)

わたSHIGA輝く国スポ・障スポ 高島市実行委員会	湖国の感動 未来へつなぐ わたSHIGA輝く国スポ 第79回国民スポーツ大会 2025 	競技名	全日本総合女子ソフトボール選手権大会	縮尺	S=1/50(A3)
		図面名	仮設物設計・配置計画 仮設階段	修正日	2024/03/06

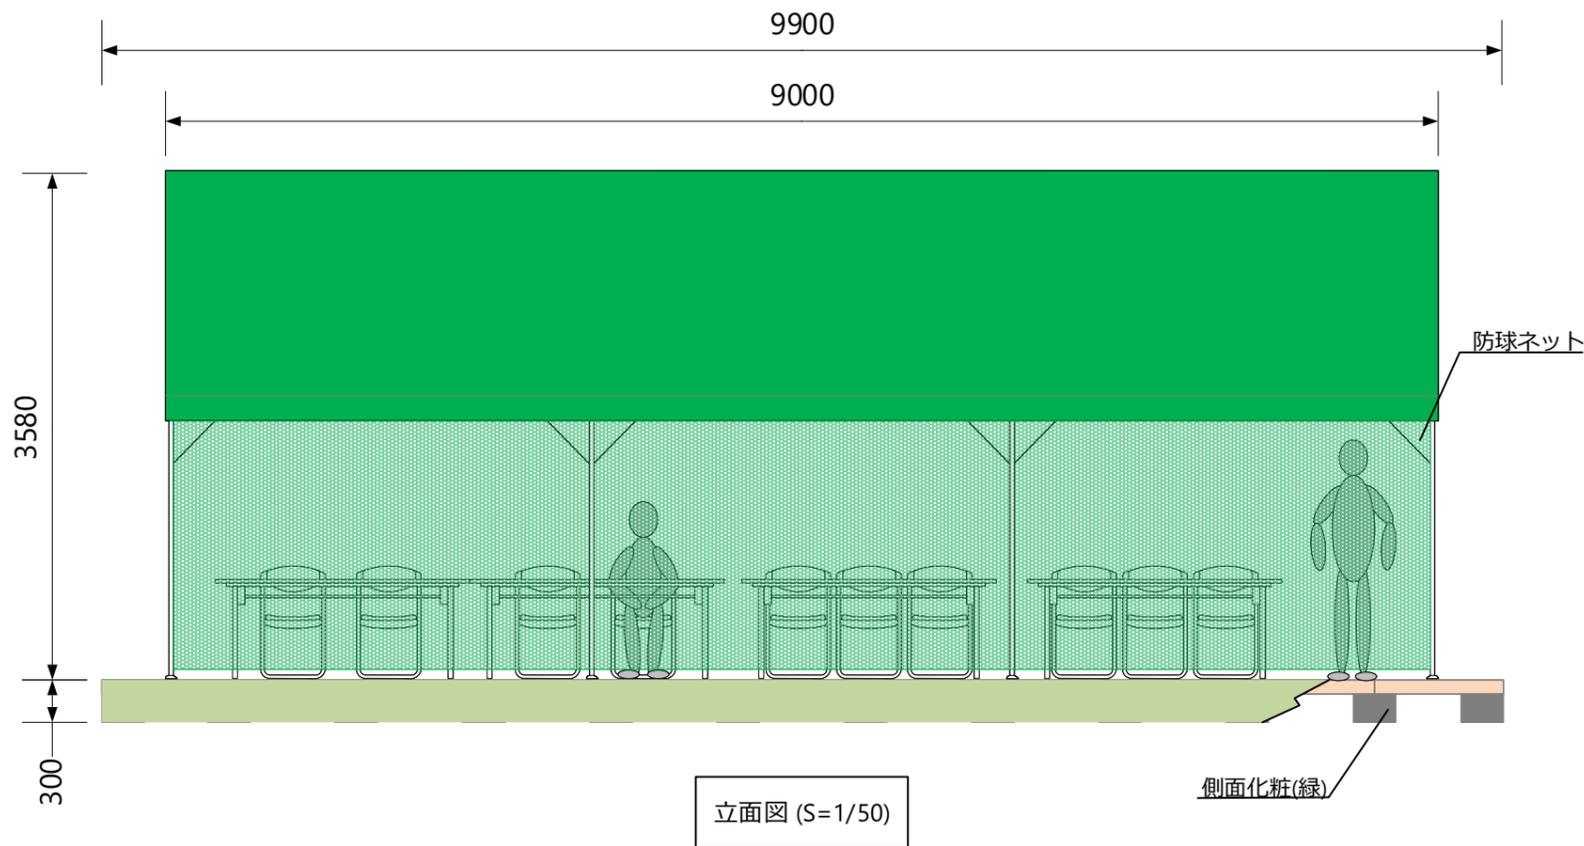

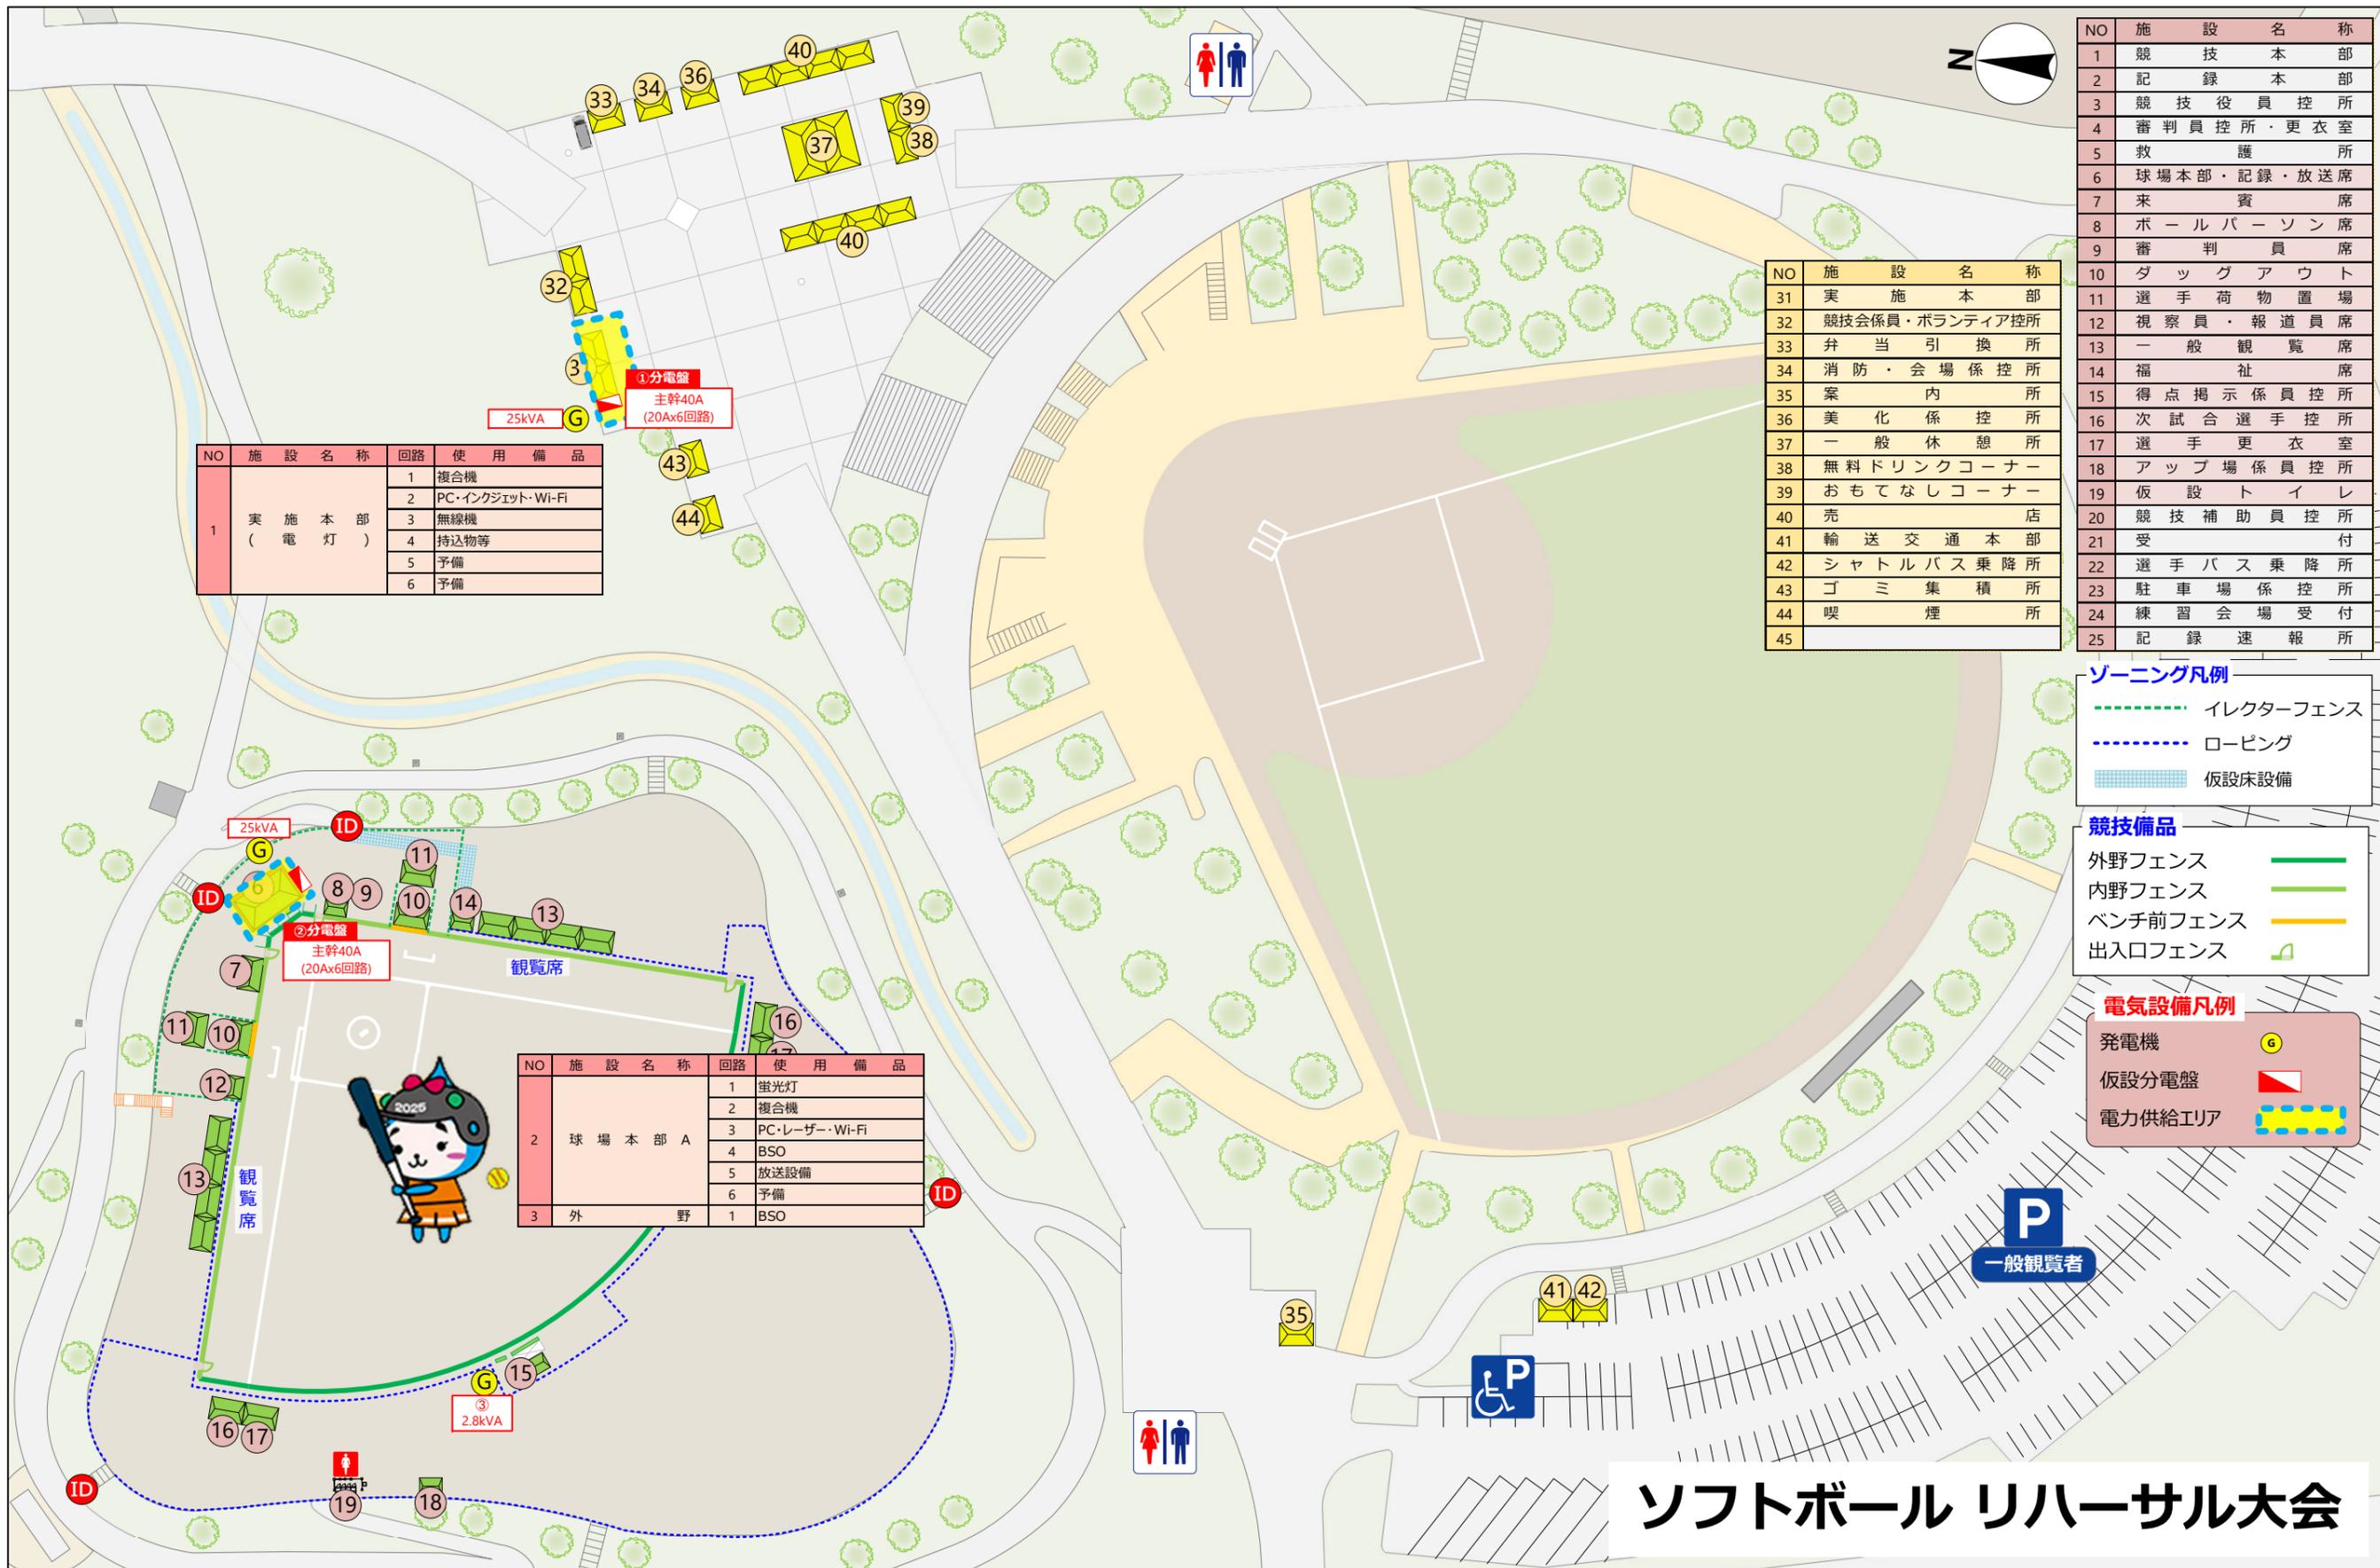

NO	施設名称	回路	使用備品
1	実施本部 (電灯)	1	複合機
		2	PC・インクジェット・Wi-Fi
		3	無線機
		4	持込物等
		5	予備
		6	予備

①分電盤
主幹40A
(20Ax6回路)
25kVA G

②分電盤
主幹40A
(20Ax6回路)
25kVA ID

NO	施設名称	回路	使用備品
2	球場本部 A	1	蛍光灯
		2	複合機
		3	PC・レーザー・Wi-Fi
		4	BSO
		5	放送設備
		6	予備
3	外野	1	BSO

NO	施設名称
31	実施本部
32	競技会係員・ボランティア控所
33	弁当引換所
34	消防・会場係控所
35	案内所
36	美化係控所
37	一般休憩所
38	無料ドリンクコーナー
39	おもてなしコーナー
40	売店
41	輸送交通本部
42	シャトルバス乗降所
43	ゴミ集積所
44	喫煙所
45	

NO	施設名称
1	競技本部
2	記録本部
3	競技役員控所
4	審判員控所・更衣室
5	救護所
6	球場本部・記録・放送席
7	来賓席
8	ボールパーソン席
9	審判員席
10	ダッグアウト
11	選手荷物置場
12	視察員・報道員席
13	一般観覧席
14	福祉席
15	得点掲示係員控所
16	次試合選手控所
17	選手更衣室
18	アップ場係員控所
19	仮設トイレ
20	競技補助員控所
21	選手バス乗降所
22	選手バス乗降所
23	駐車場係控所
24	練習会場受付
25	記録速報所

ゾーニング凡例
 - - - イレクターフェンス
 - - - ローピング
 仮設床設備

競技備品
 外野フェンス
 内野フェンス
 ベンチ前フェンス
 出入口フェンス

電気設備凡例
 発電機 G
 仮設分電盤
 電力供給エリア

ソフトボール リハーサル大会